


STREFA NR 02

STREFA NR 01


POM. BIUROWE

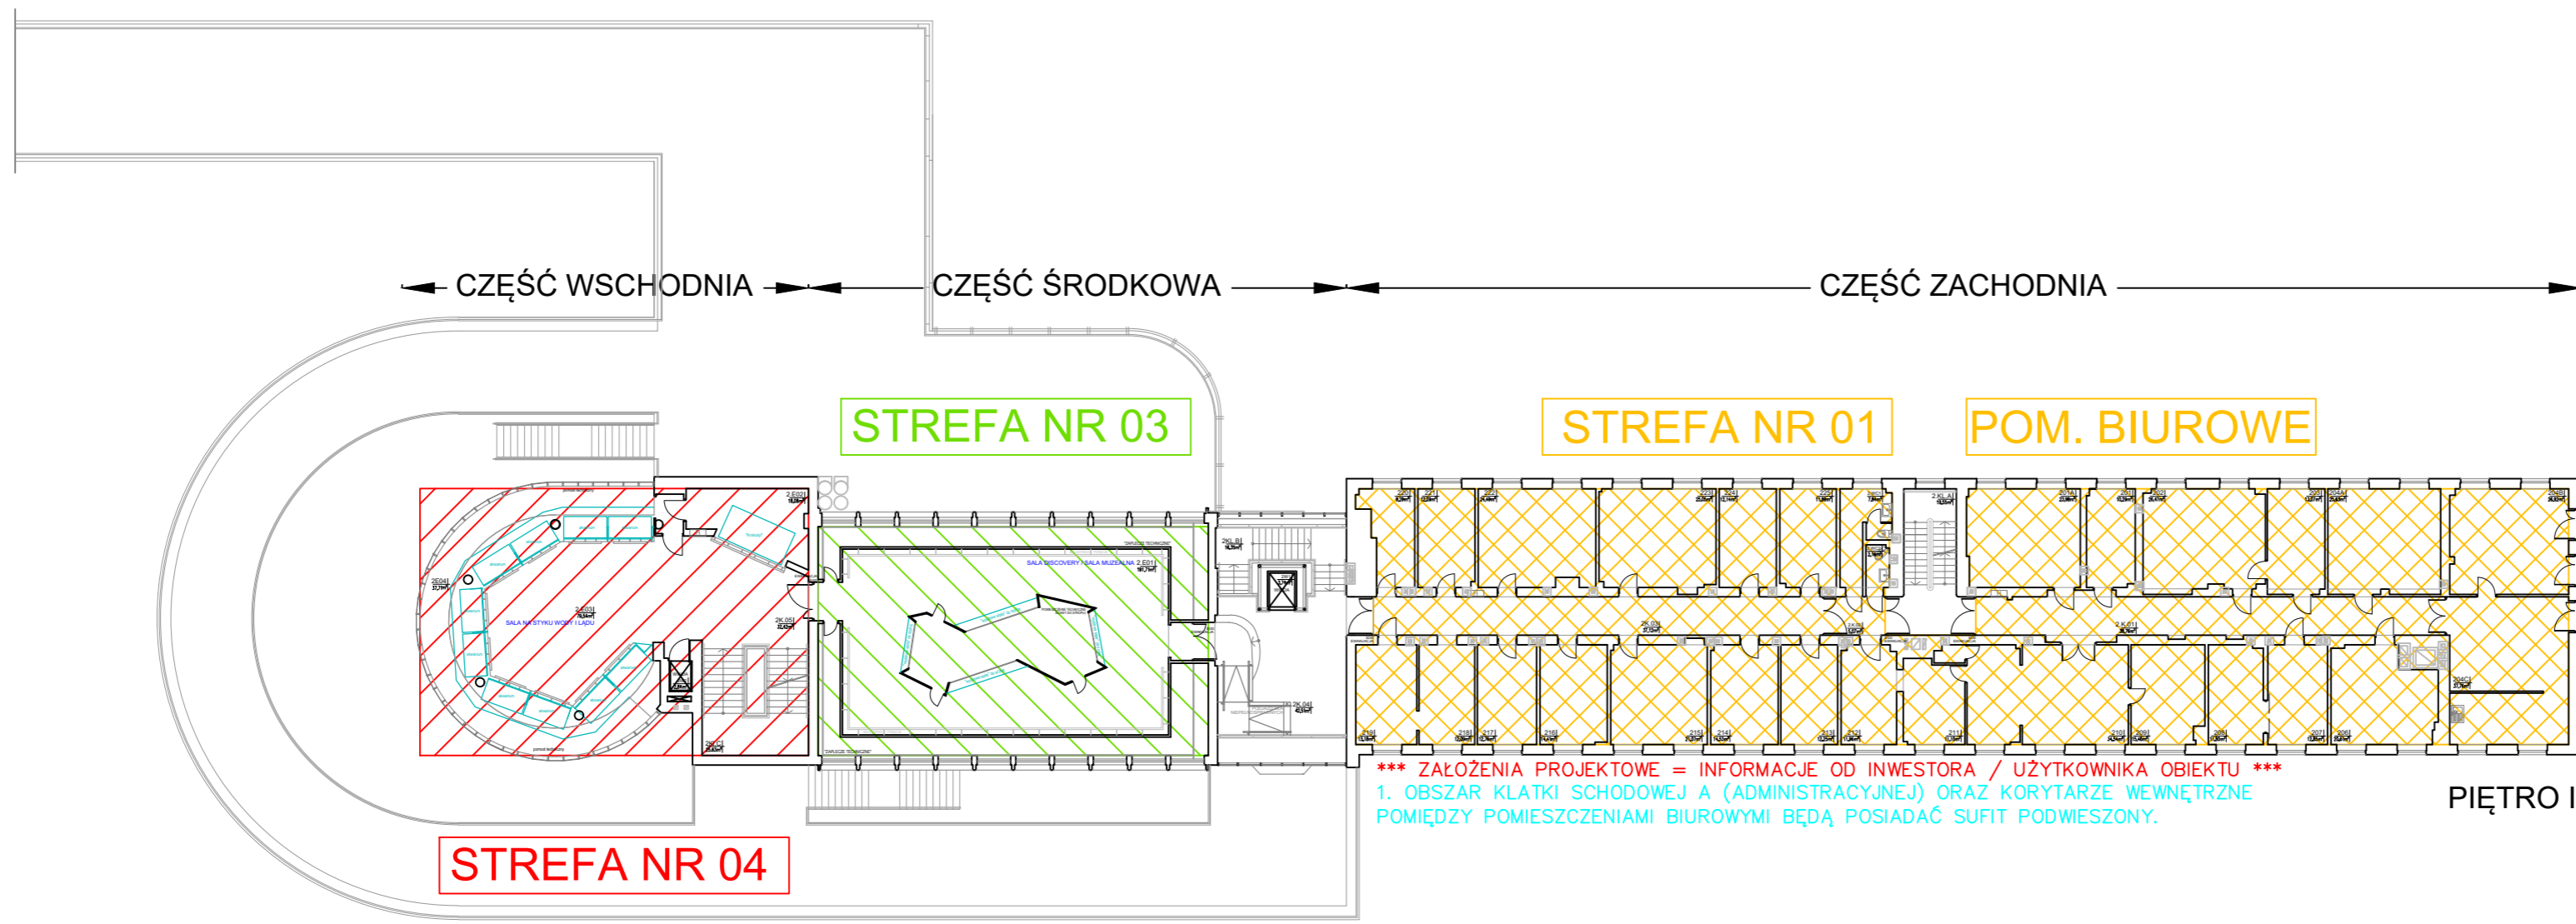

STREFA NR 04

STREFA NR 01

POM. BIUROWE

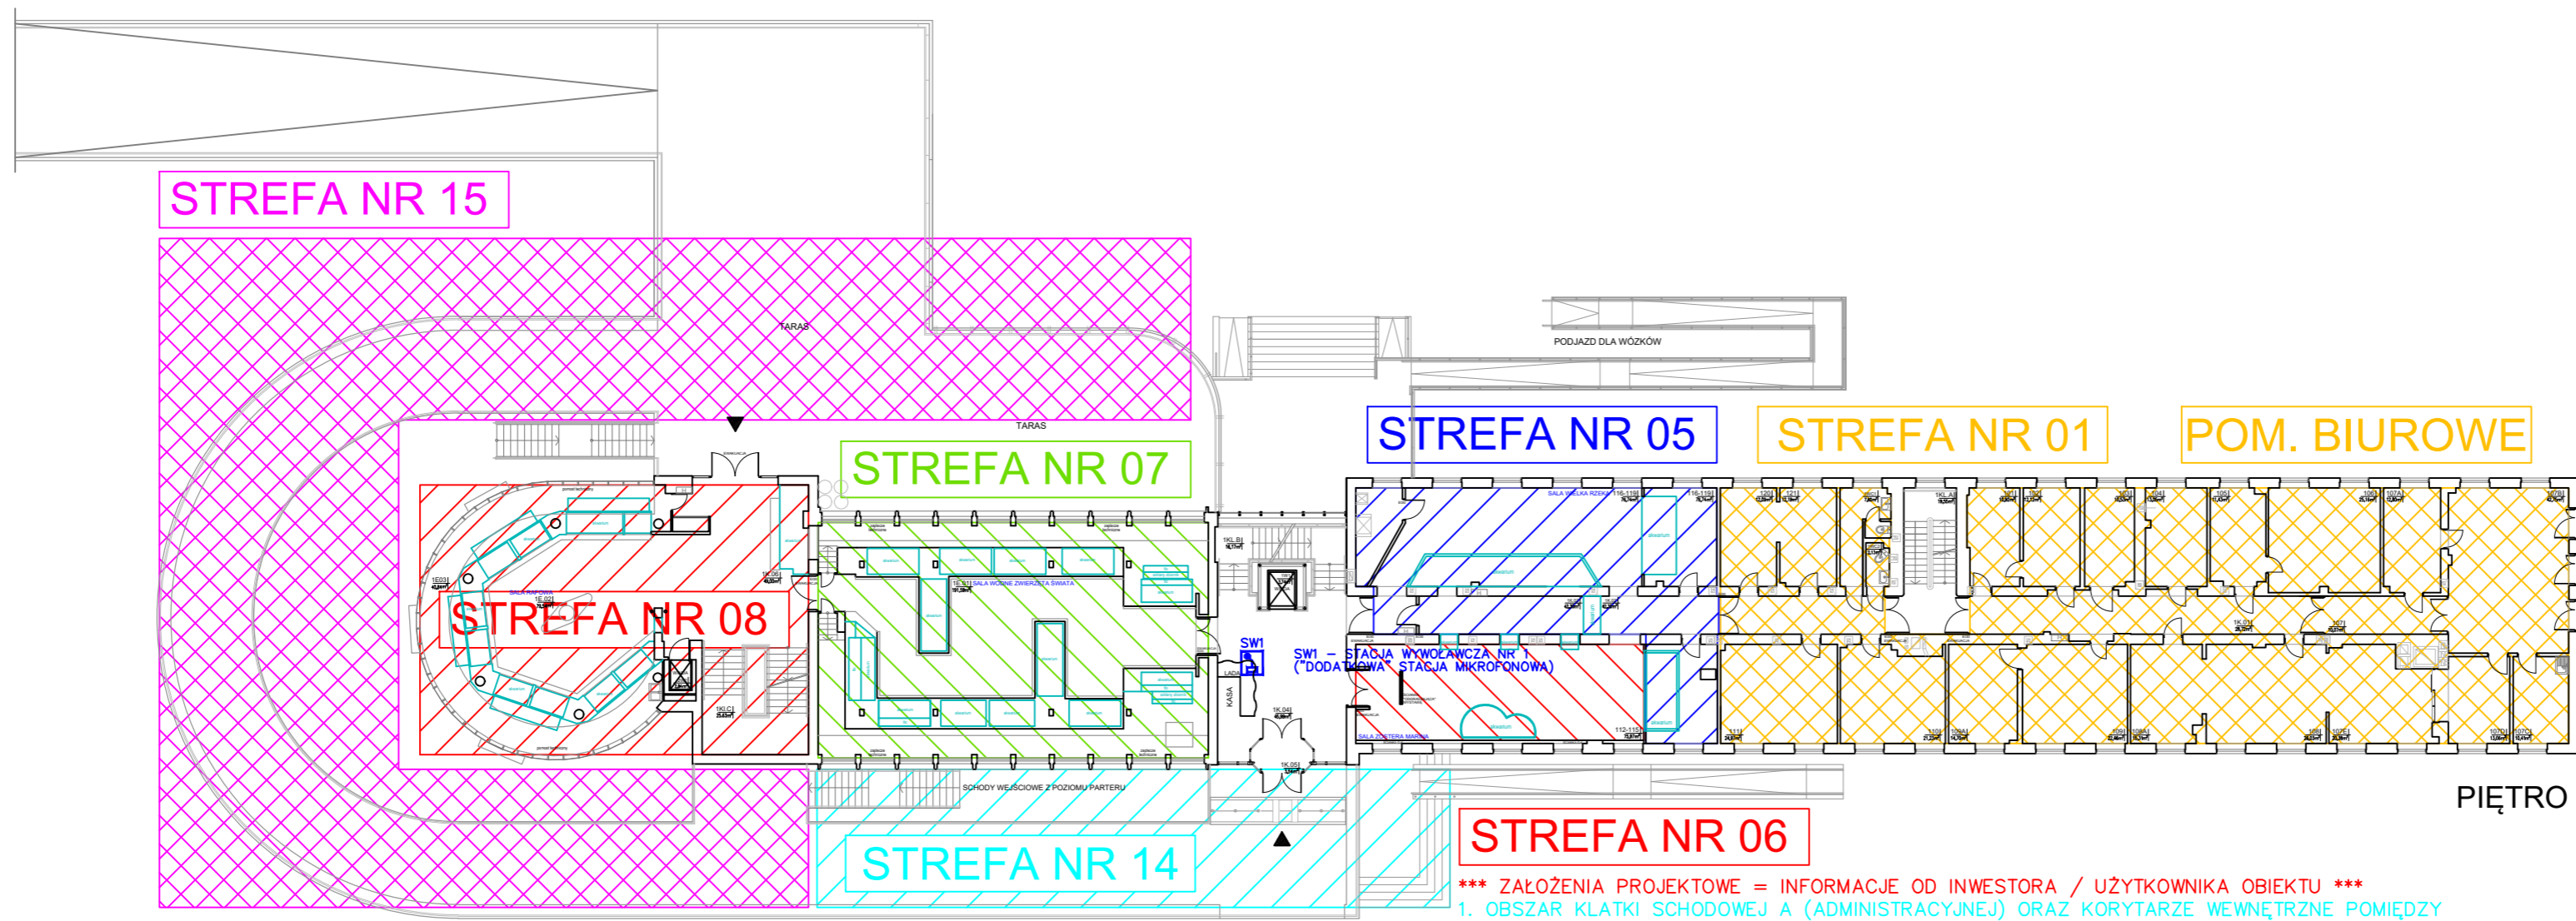

STREFA NR 15

STREFA NR 07

STREFA NR 05

STREFA NR 01


POM. BIUROWE

STREFA NR 08

STREFA NR 14

STREFA NR 06

PIĘTRO I

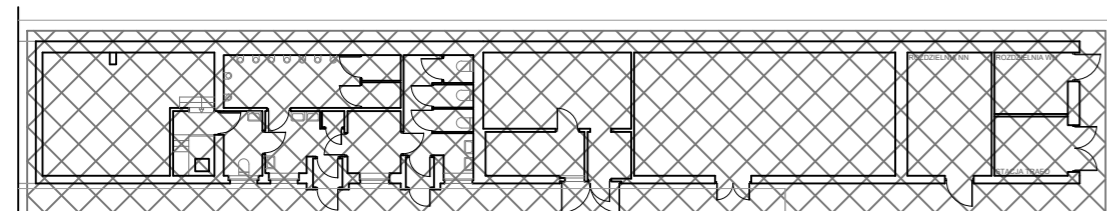

STREFA NR 15

STREFA NR 10

*** ZAŁOŻENIA PROJEKTOWE = INFORMACJE OD INWESTORA / UŻYTKOWNIKA OBIEKTU ***
1. OBSZAR KLATKI SCHODOWEJ A (ADMINISTRACYJNEJ) ORAZ KORYTARZE WEWNĘTRZNE POMIĘDZY POMIESZCZENIAMI (PO LEWEJ I PRAWEJ STRONIE KLATKI A) BĘDĄ POSIADAĆ SUFIT PODWIESZONY.

STREFA NR 15

STREFA NR 09

STREFA NR 11

STREFA NR 14


STREFA NR 01

POM. BIUROWE

PARTER

STREFA NR 13

STREFA NR 13

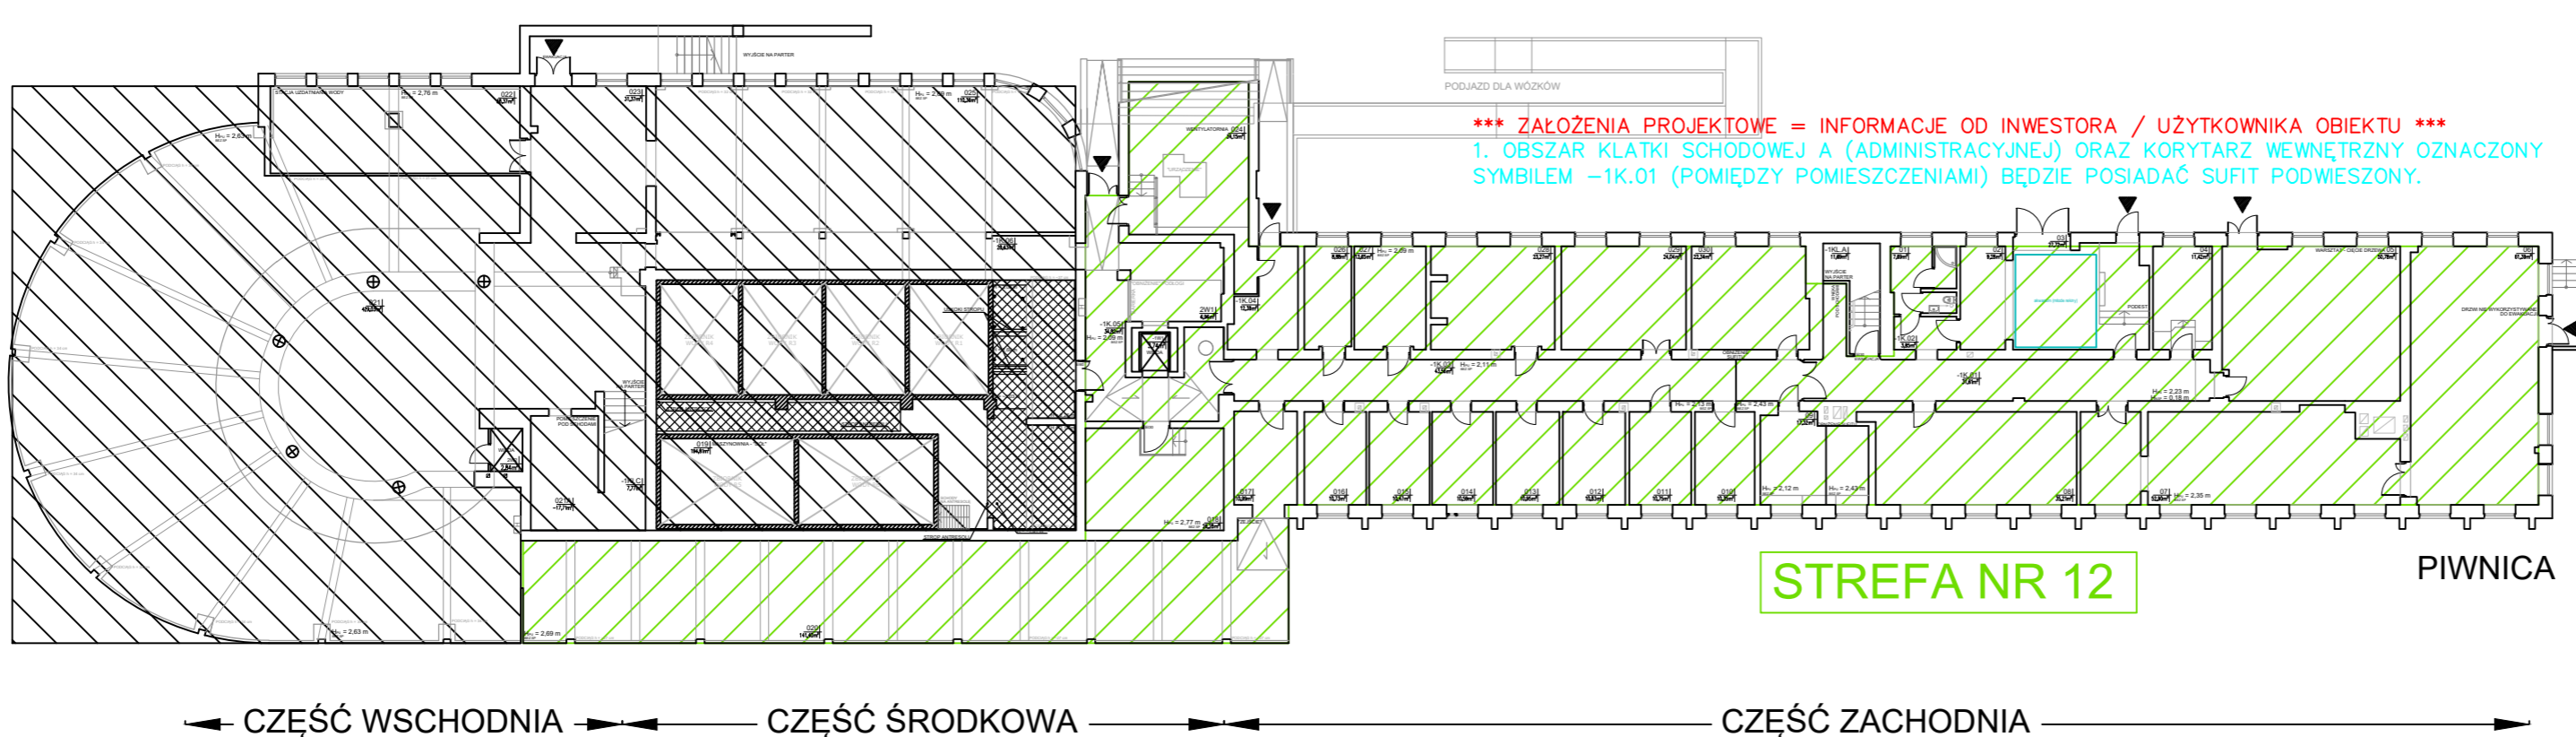


STREFA NR 12

PIWNICA

PROVISION SP. Z O.O.
UL. DĄBROWSKIEGO 32/6
84-230 RUMIA

INWESTOR: MIR-PIB UL. KOLŁĄTAJA 1 81-332 GDYNIA	
OBIEKT: AKWARIUM GDYŃSKIE MIR-PIB AL. JANA PAWŁA II 1 GDYNIA	
Tytuł: DŹWIĘKOWY SYSTEM OSTRZEGAWCZY	
WYKONAWCA: TELETECHNICZA	Faza: PROJEKT POWYKONAWCZY
Autor: Marek Dudek	Opis: MI UPRAWN. POPIR
Oprowadzający: inż. Robert Odwołd	Skala: 1-250
Tytuł rysunku: PLAN SYTUACYJNY - PODZIAŁ OBIEKTU NA STREFY NAGŁOŚNIENIA	
RUMIA, CZERWIEC 2017	

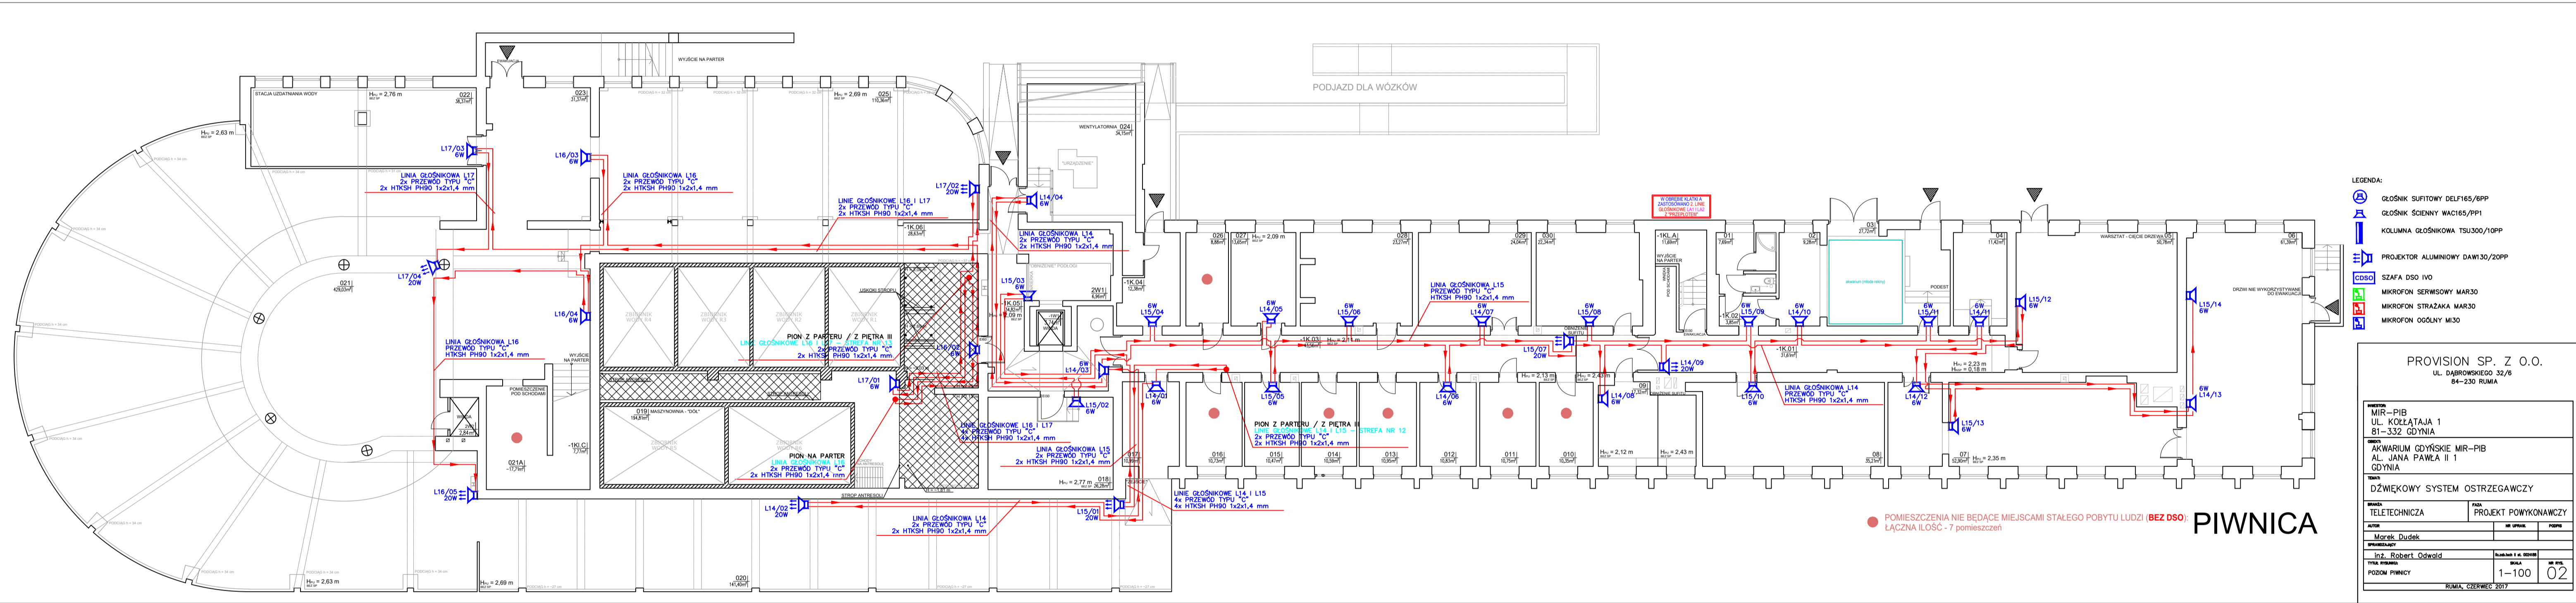


- LEGENDA:
- GŁOŚNIK SUFITOWY DELF165/6PP
 - GŁOŚNIK ŚCIENNY WAC165/PP1
 - KOLUMNIA GŁOŚNIKOWA TSU300/10PP
 - PROJEKTOR ALUMINIOWY DAW130/20PP
 - SZAFKA DSO IVO
 - MIKROFON SERWISOWY MAR30
 - MIKROFON STRAZAKA MAR30
 - MIKROFON OGÓLNY M30

PROVISION SP. Z O.O.
UL. DĄBROWNEGO 32/6
84-230 RUMA

MIR-PIB UL. KOKŁAJA 1 81-332 GDYNIA	
AKWARIUM GDYŃSKIE MIR-PIB AL. JANA PAWŁA II 1 GDYNIA	
DŹWIĘKOWY SYSTEM OSTRZEGAWCZY	
TELETECHNICZNA	PROJEKT POWYKONAWCZY
Marek Dudek	
Robert Oswald	
TYTUŁ PRACY POZOM PRACZY	SKALA 1-100
	NR DOK. 02
RUMA, CZERWIEC 2017	


● POMIESZCZENIA NIE BĘDĄCE MIEJSCAMI STAŁEGO POBYTU LUDZI (BEZ DSO) PIWNICA
ŁĄCZNA ILOŚĆ - 7 pomieszczeń

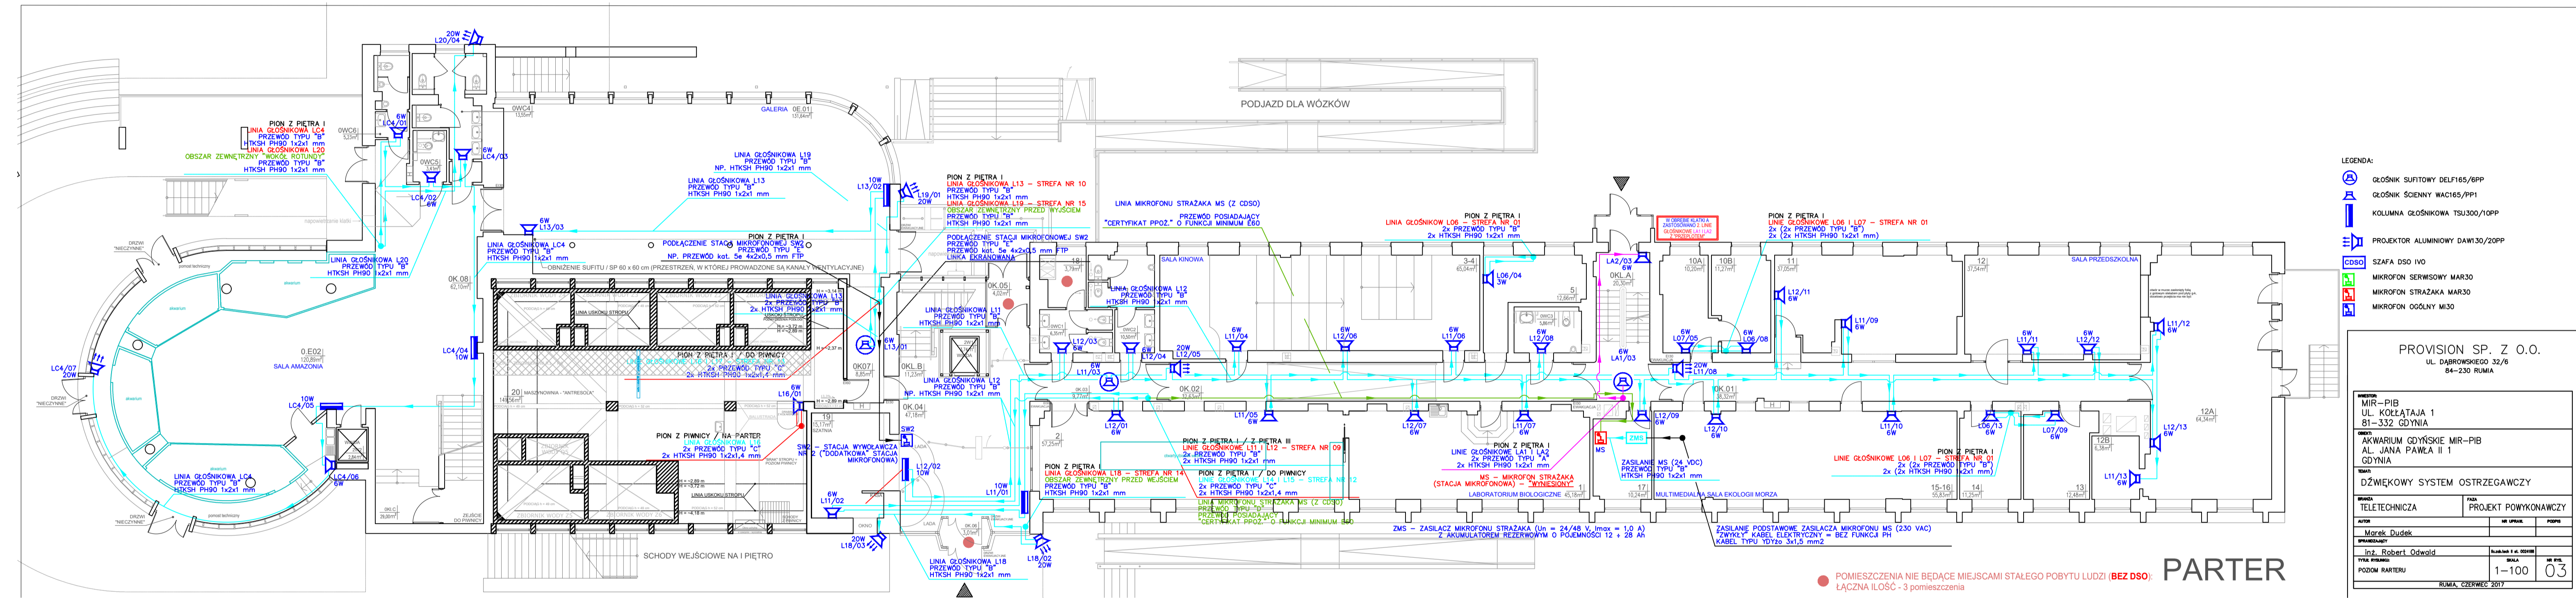

- LEGENDA:
- GŁOŚNIK SUFITOWY DELF165/6PP
 - GŁOŚNIK ŚCIENNY WAC165/PP1
 - KOLUMNIA GŁOŚNIKOWA TSU300/10PP
 - PROJEKTOR ALUMINIOWY DAW130/20PP
 - SZAFKA DSO IVO
 - MIKROFON SERWISOWY MAR30
 - MIKROFON STRAZAKA MAR30
 - MIKROFON OGÓLNY M30


PROVISION SP. Z O.O.	
UL. DĄBROWSKIEGO 32/6 84-230 RUMA	
MIR-PIB UL. KOZŁATAJA 1 81-332 GOŃDZIA	
ARKADIUM GOŃDZKIE MIR-PIB AL. JANA PAWŁA II 1 GOŃDZIA	
DŹWIĘKOWY SYSTEM OSTRZEGAWCZY	
TELETECHNICZNA	PROJEKT POWYKONAWCZY
autor: Marek Dudek	opracowanie: prof. Robert Odwald
tytuł projektu: PODZIEMIE PARTERU	skala: 1-100
lokacja: RUMA, CZERWIEC 2017	nr projektu: 03

● POMIĘSZCZENIA NIE BĘDĄCE MIEJSCAMI STAŁEGO POBYTU LUDZI (BEZ DSO). **PARTER**
ŁĄCZNA ILOŚĆ - 3 pomieszczenia

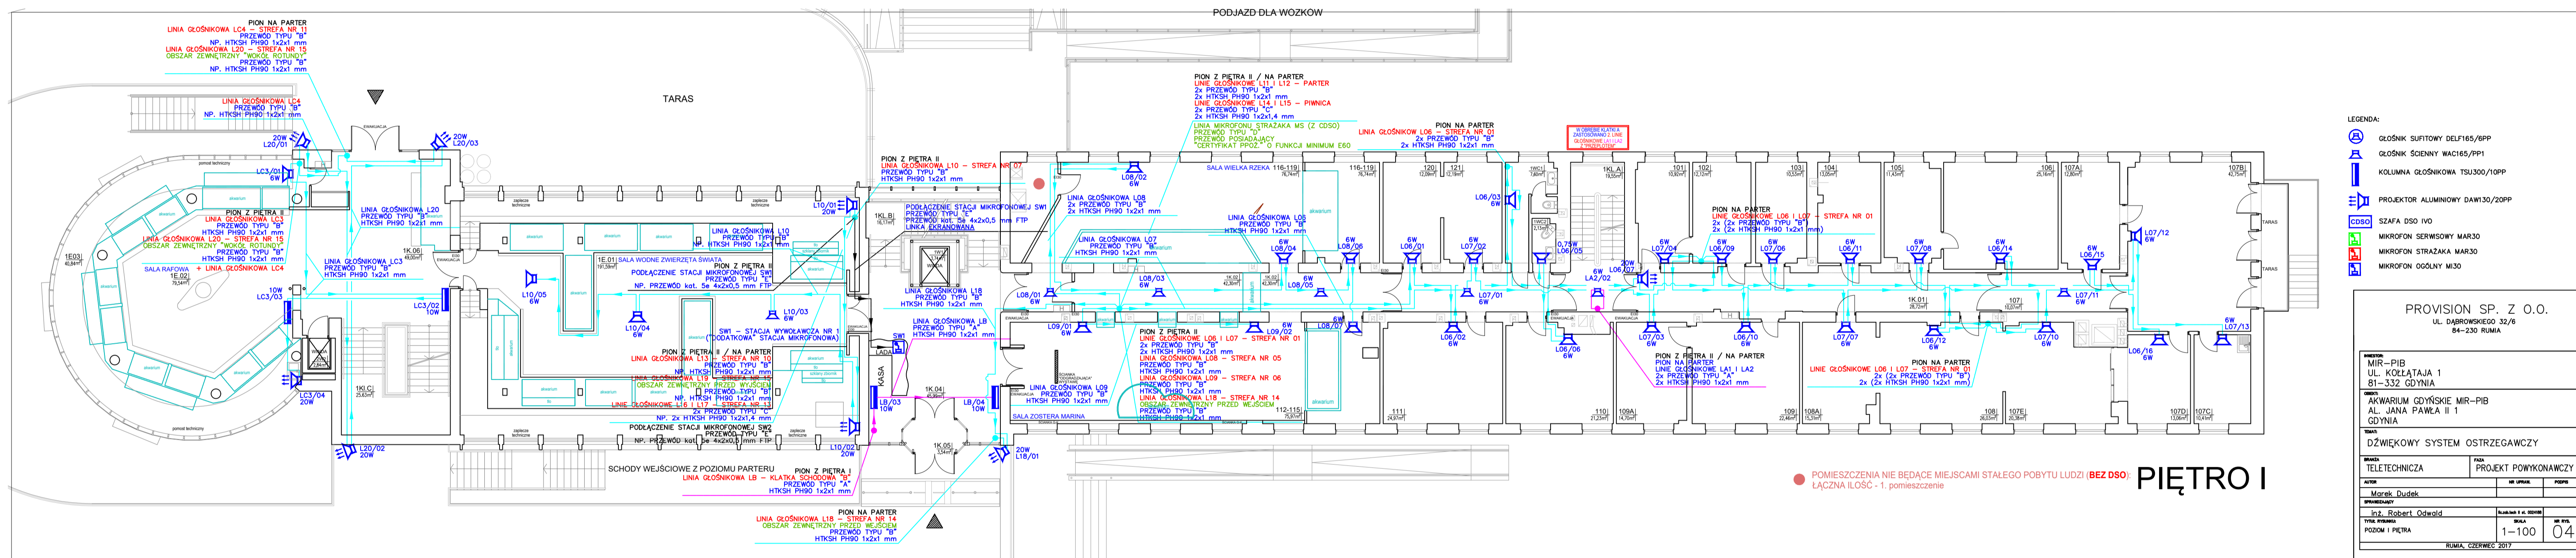

- LEGENDA:**
- ⊕ GŁOSNIK SUFITOWY DELFI65/6PP
 - ⊕ GŁOSNIK ŚCIENNY WAC165/PP1
 - ⊕ KOLUMNIA GŁOSNIKOWA TSL300/10PP
 - ⊕ PROJEKTOR ALUMINIOWY DAW30/20PP
 - ⊕ CDSO SZAFKA DSO IVO
 - ⊕ MIKROFON SERWISOWY MAR30
 - ⊕ MIKROFON STRAZAKA MAR30
 - ⊕ MIKROFON OGÓLNY MI30

PROVISION SP. Z O.O.	
UL. DĄBROWSKIEGO 32/6 84-230 RUMIA	
MIR-PIB UL. KOŁĘTAJA 1 81-332 GDYNIA	
AKWARIUM GDYŃSKIE MIR-PIB AL. JANA PAWŁA II 1 GDYNIA	
DŹWIĘKOWY SYSTEM OSTRZEGAWCZY	
WYKONAWCA	PROJEKT WYKONAWCZY
Marcel Dudek	mi uska pppp
mgr Robert Odwald	
POZIOM I PIĘTRA	skala 1:100 04
RUMIA, CZERWIEC 2017	

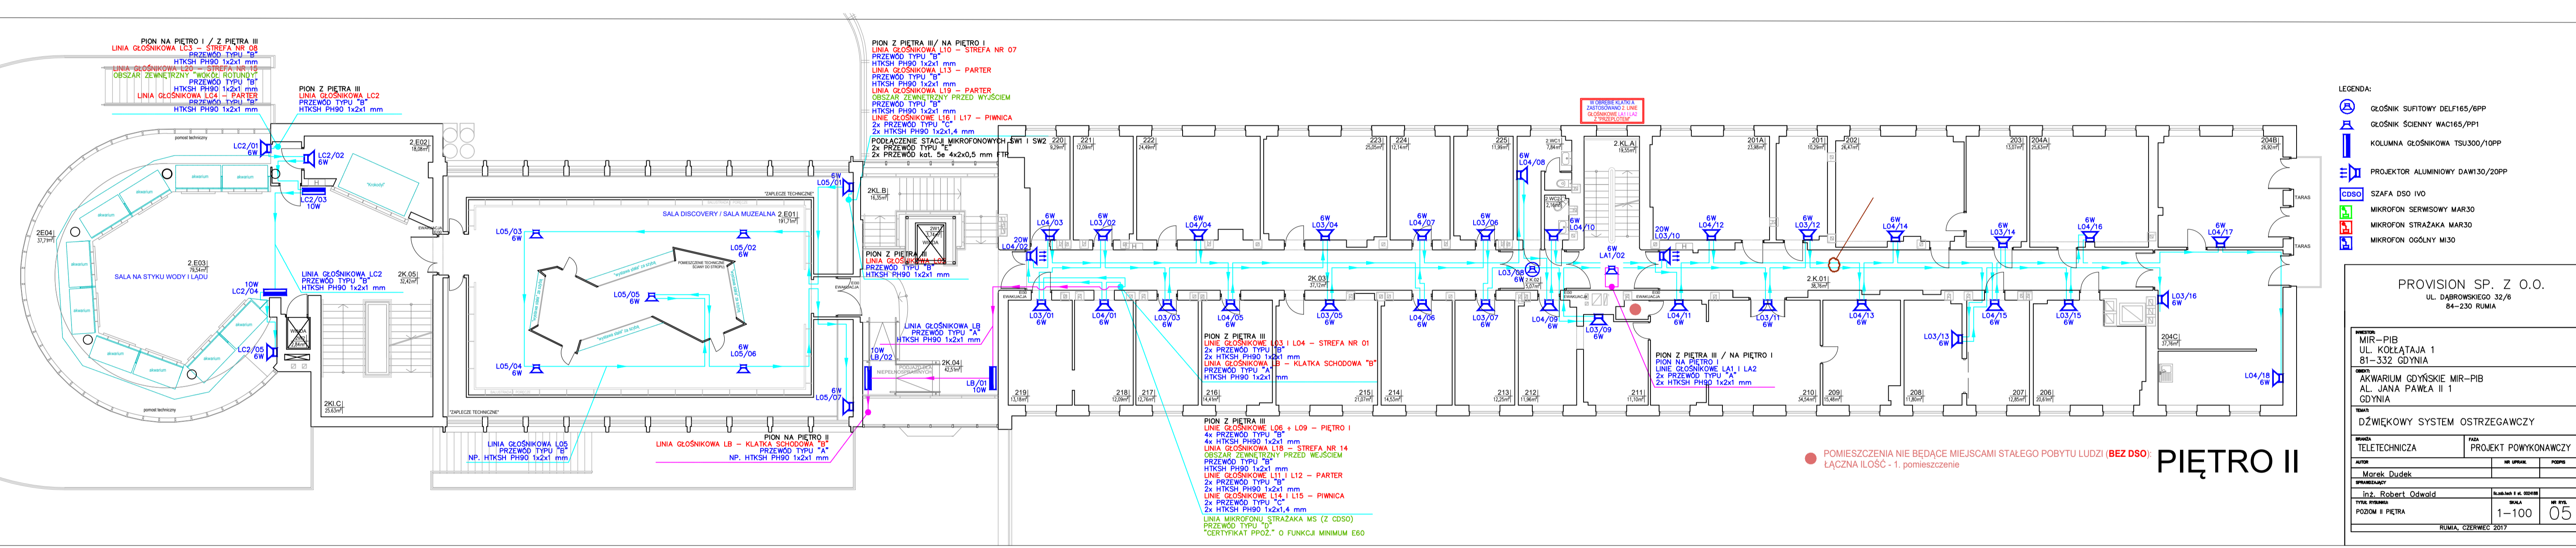


- LEGENDA:
- GŁOSNIK SUFITOWY DELF165/APP
 - GŁOSNIK ŚCIENNY WAC165/PP1
 - KOLUMNIA GŁOSNIKOWA TSU300/10PP
 - PROJEKTOR ALUMINIOWY DAW130/20PP
 - SZAFKA DSO IVD
 - MIKROFON SERWISOWY MAR30
 - MIKROFON STRAŻAKA MAR30
 - MIKROFON OGÓLNY MI30

PROVISION SP. Z O.O.
 UL. DĄBROWSKIEGO 32/6
 84-230 ROMIA

MIR-PIB UL. KOLŁATAJA 1 81-332 GDYNIA	
AKWARIUM GDYŃSKIE MIR-PIB AL. JANA PAWŁA II 1 GDYNIA	
DŹWIĘKOWY SYSTEM OSTRZEGAWCZY	
TELETECHNICZNA	PROJEKT POWYKONAWCZY
Marek Dudek	
Robert Odwald	
POZIOM I PIĘTRA	1-100 05

● POMIESZCZENIA NIE BĄDĄCE MIEJSCAMI STAŁEGO POBYTU LUDZI (BEZ DSO)
 ŁĄCZNA ILOŚĆ - 1, pomieszczenie

PIĘTRO II

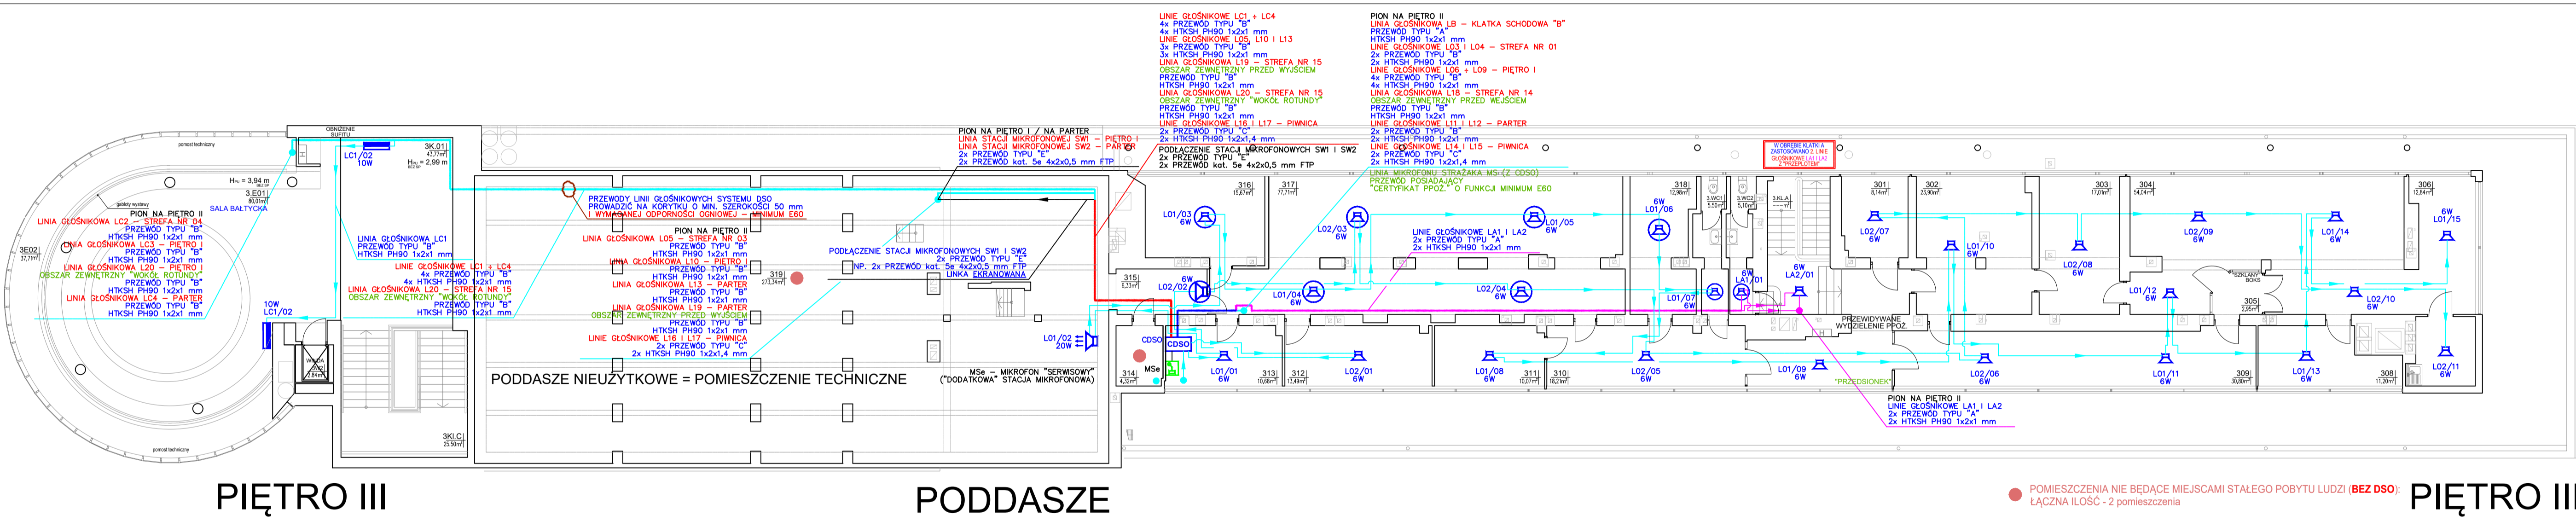

- LEGENDA:**
- GŁOŚNIK SUFITOWY DELFI65/6PP
 - GŁOŚNIK ŚCIENNY WAC165/PP1
 - KOLUMNIA GŁOŚNIKOWA TSU300/10PP
 - PROJEKTOR ALUMINIOWY DAW130/20PP
 - SZAFKA DSO IVD
 - MIKROFON SERWISOWY MAR30
 - MIKROFON STRAZAKA MAR30
 - MIKROFON OGÓLNY M30

PROVISION SP. Z O.O.
UL. DĄBROWSKIEGO 32/6
84-230 RUMIA

MIR - PIB UL. KOŁĄTAJA 1 81-332 GDYNIA	
AKWARIUM GDYŃSKIE MIR-PIB AL. JANA PAWŁA II 1 GDYNIA	
DŹWIĘKOWY SYSTEM OSTRZEGAWCZY	
TELETECHNICZNA	PROJEKT POWYKONAWCZY
Marek Dudek	
Robert Oswald	
POZIOM III PIĘTRA/PODDASZA	1-100
RUMIA, CZERWIEC 2017	06